


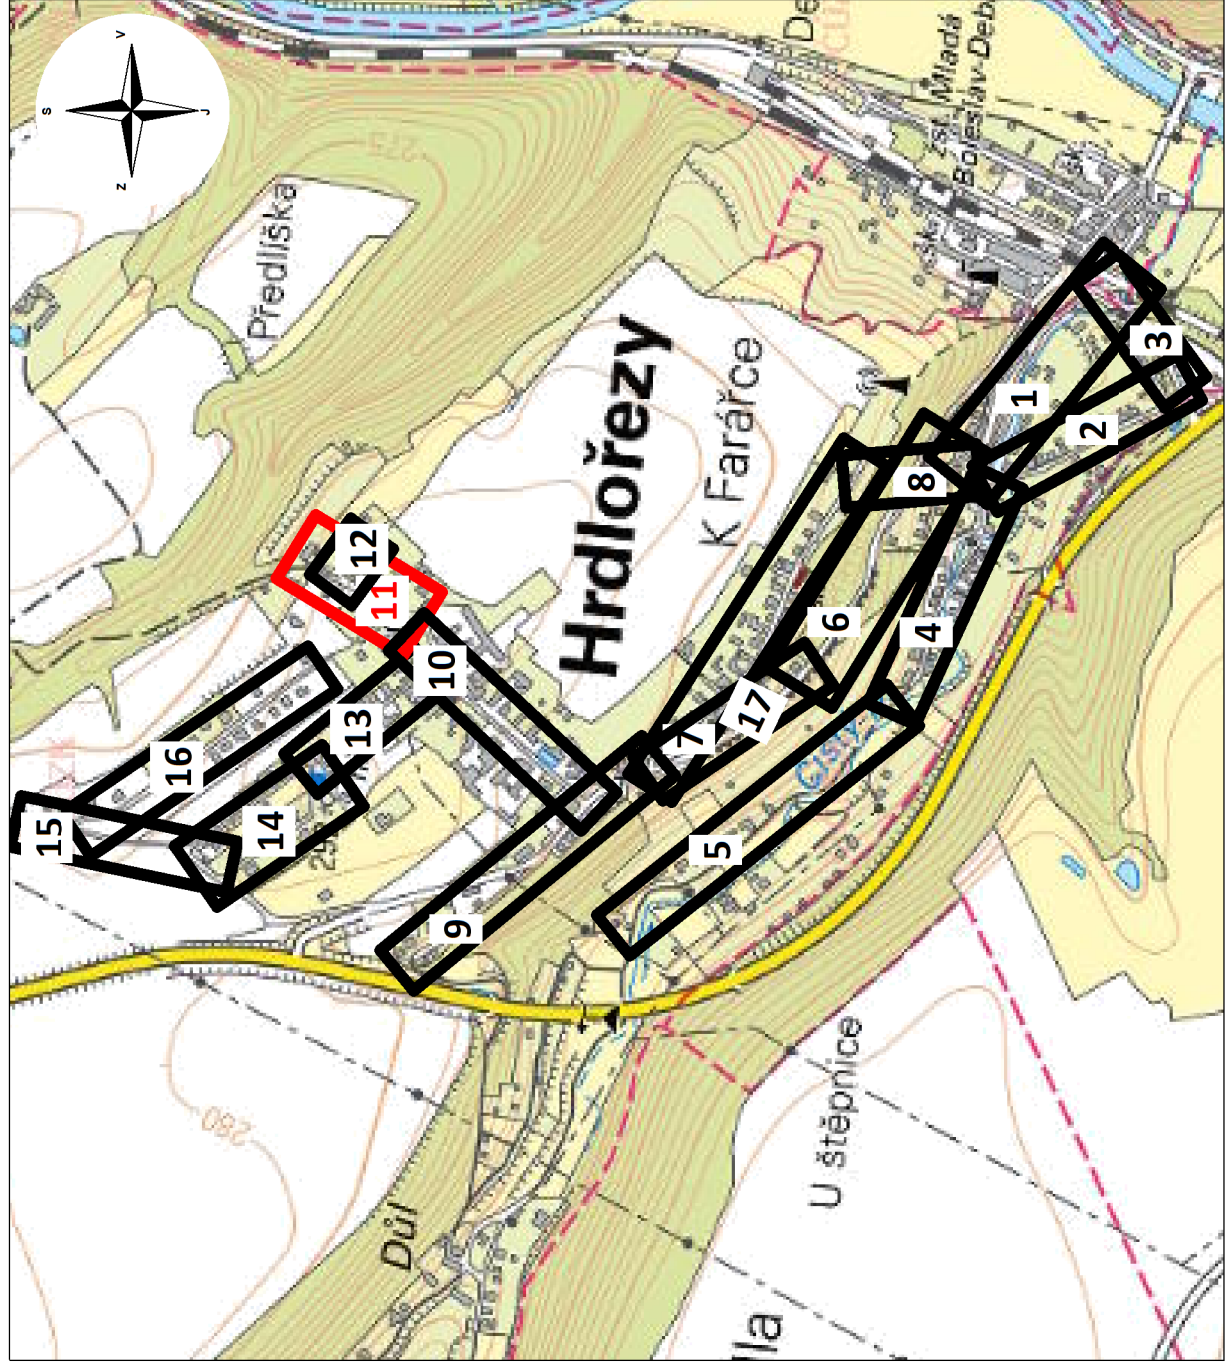

SKUPINOVÝ PROJEKT: ODKANALIZOVÁNÍ OBČÍ V POVODÍ JIZERY
UCELENÁ ČÁST 2) HRDLŘEZY, VÝSTAVBA KANALIZACE

POZNÁMKA: ZÁKRES VEDEBNÍ INŽENÝRSKÝ SÍŤ JE INFORMATIVNÍ. PŘED ZAHÁJENÍM STAVEBNÍCH PRACÍ MUSÍ BÝT PROVEDENO JEICH VYTČENÍ. DOKUMENTACE LZE UŽÍVAT POUZE VE SMYSLU PŘÍSLUŠNÉ SMLOUVY O DÍLO. VÝKRES, ČÍ JEHO ČÁST, MŮŽE BÝT KOPÍROVÁN NEBO JINÝM ZPŮSOBEM ROZŠÍŘOVÁN POUZE PO PŘEDCHOZÍM SOUHLASU AUTORA DOKUMENTACE. © ŠINDLAR s.r.o.

VEDOUcí PROJEKTU	VYPRACOVAL	KONTROLOVAL	AUTOREČA
Ing. Roman Bárta	Ing. Roman Bárta	Ing. Jiří Kaplan	Ing. Miroslav Šindlar
KRAJ: Středočeský	STAVEBNÍ ÚŘAD: MM Mladá Boleslav	DATUM: duben 2018	10 x A4
INVESTOR: Vodovody a kanalizace Mladá Boleslav, a.s., Čechova 1151, 293 22	KATASTRÁLNÍ ÚZEMÍ: Hrdlořezy u Mladé Boleslav (648051), Debr (696892)	STUPEŇ: DPS	20170357/3
Hrdlořezy, výstavba kanalizace DPS			
SOUŘADNÝ / VÝŠKOVÝ SYSTÉM: S-JTSW/BW			
INTERVAL VŘSTEVNÍ: 250 mm			
MĚŘÍTKO: 1:250			
Č. VÝKRESU: D.1.11.			
Podrobná situace 11			

Tiskový formát: 1025 x 620 mm