


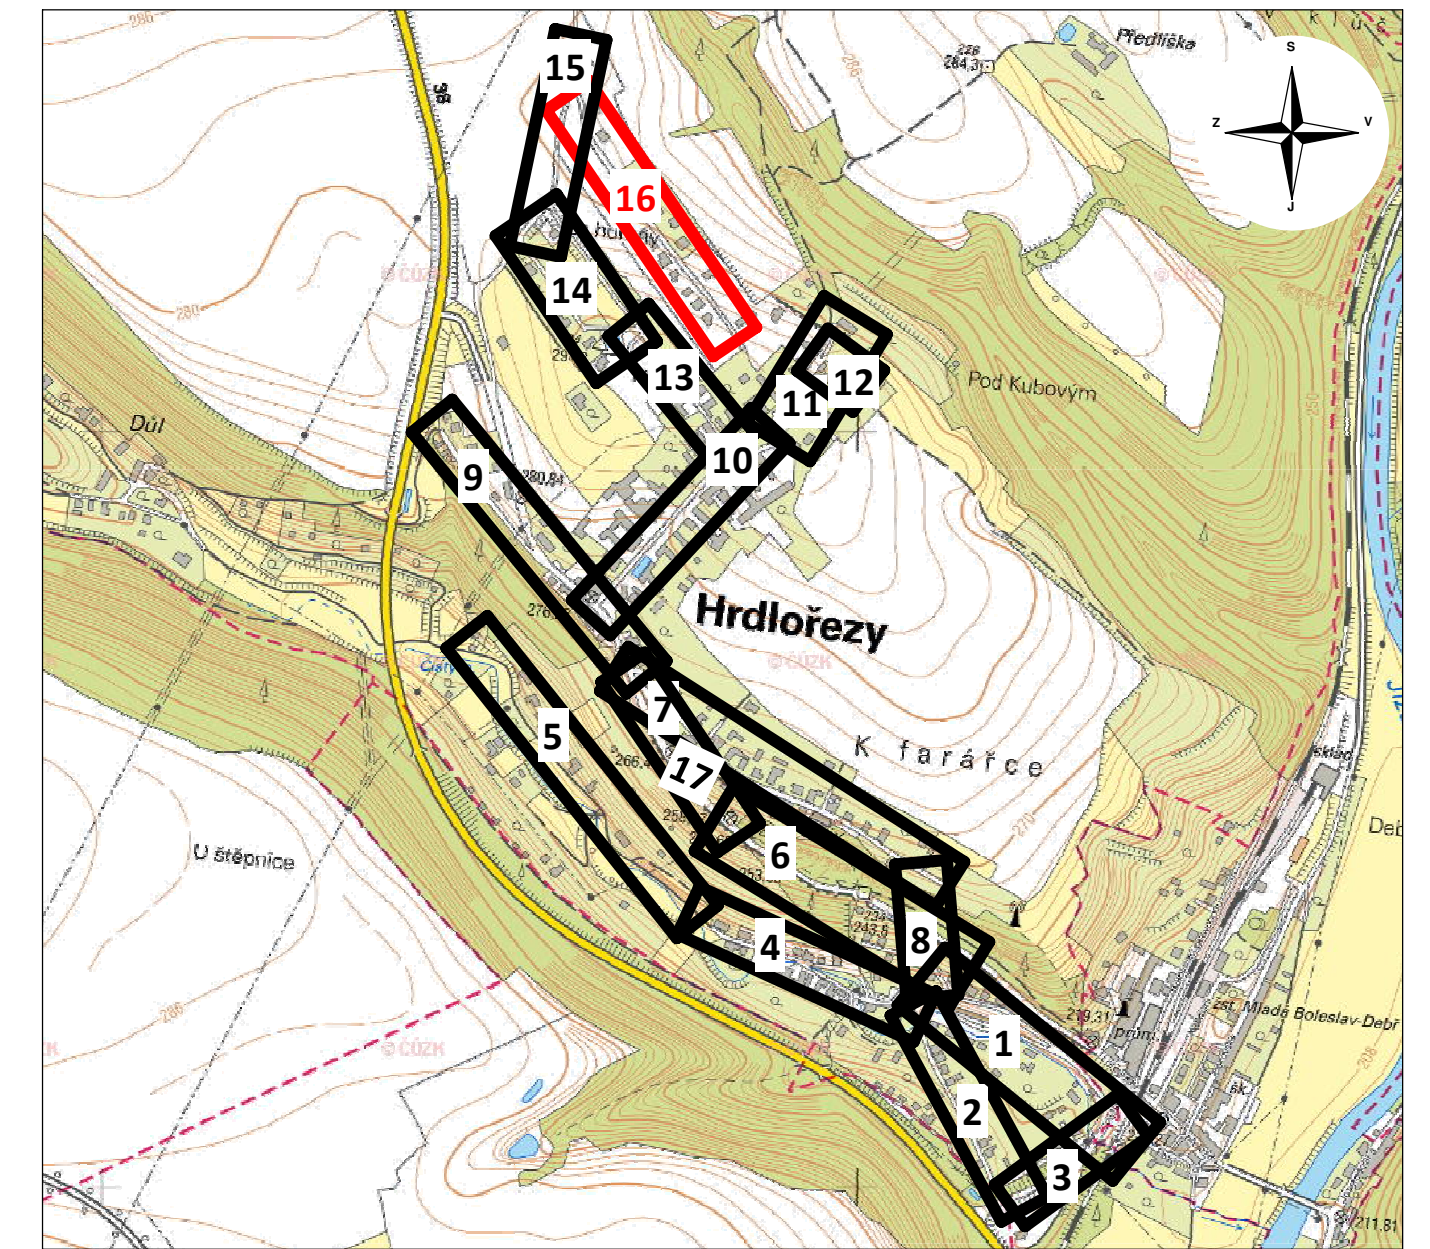

SKUPINOVÝ PROJEKT: ODKANALIZOVÁNÍ OBČÍ V POVODÍ JIZERY
UCELENÁ ČÁST 2) HRDLŮŘEZY, VÝSTAVBA KANALIZACE

POZNÁMKA:
ZÁKRES VEDENÍ INŽENÝRSKÝCH SÍTÍ JE INFORMATIVNÍ. PŘED ZAHÁJENÍM STAVEBNÍCH PRÁČÍ MUSÍ BÝT PROVEDENO JEJICH VÝTYČENÍ.
DOKUMENTACI LZE UŽÍVAT POUZE VE SMYSLU PŘÍSLUŠNÉ SMLOUVY O DÍLO. VÝKRES, ČI JEHO ČÁST, MŮŽE BÝT KOPÍROVÁN NEBO JINÝM ZPŮSOBEM ROZŠÍŘOVÁN
POUZE PO PŘEDCHOZÍM SOUHLASU AUTORA DOKUMENTACE. © ŠINDLAR s.r.o.

VEDOUcí PROJEKTU	VYPRACOVAL	KONTROLOVAL	AUTORIZACE	STAVBY VODNÍHO HOSPODÁŘSTVÍ A KRAJINNÉHO INŽENÝRSTVÍ
Ing. Roman Bárta	Ing. Roman Bárta	Ing. Jiří Kaplan	Ing. Miroslav Šindlar	ŠINDLAR s.r.o., Na Brně 372/2a, 500 06 Hrochův Králové, IČO 260 03 236
KRAJ: Středočeský	STAVEBNÍ ÚŘAD: MM Mladá Boleslav	FORMÁT: 9 x A4		
KATASTRÁLNÍ ÚVOD: Hrdlořezy u Mladé Boleslavi (648051), Debr (69692)		DATUM: duben 2018		
INVESTOR: Vodojemy a kanalizace Mladá Boleslav, a.s., Čechova 1151, 293 22		STUPEŇ: DPS		
Hrdlořezy, výstavba kanalizace DPS		ČÍSLO ZAKÁZKY: 20170257/3		
		SOUŘADNÝ / VÝŠKOVÝ SYSTÉM: S-JTSK/Bpv		
		INTERVAL VÝŠTEVNÍK: 250 mm		
Podrobná situace 16		MĚŘÍTKO: 1:250		ČÍSLO KOPIE
		Č. VÝKRESU: D.1.16		