





OBEC HRDLORĚZY

MODERNIZACE PARKU ZA KAPLIČKOU - PROSTOR PRO HRU DĚTÍ A SETKÁVÁNÍ OBČANŮ

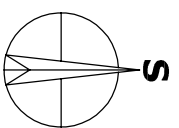

0m 5 10m

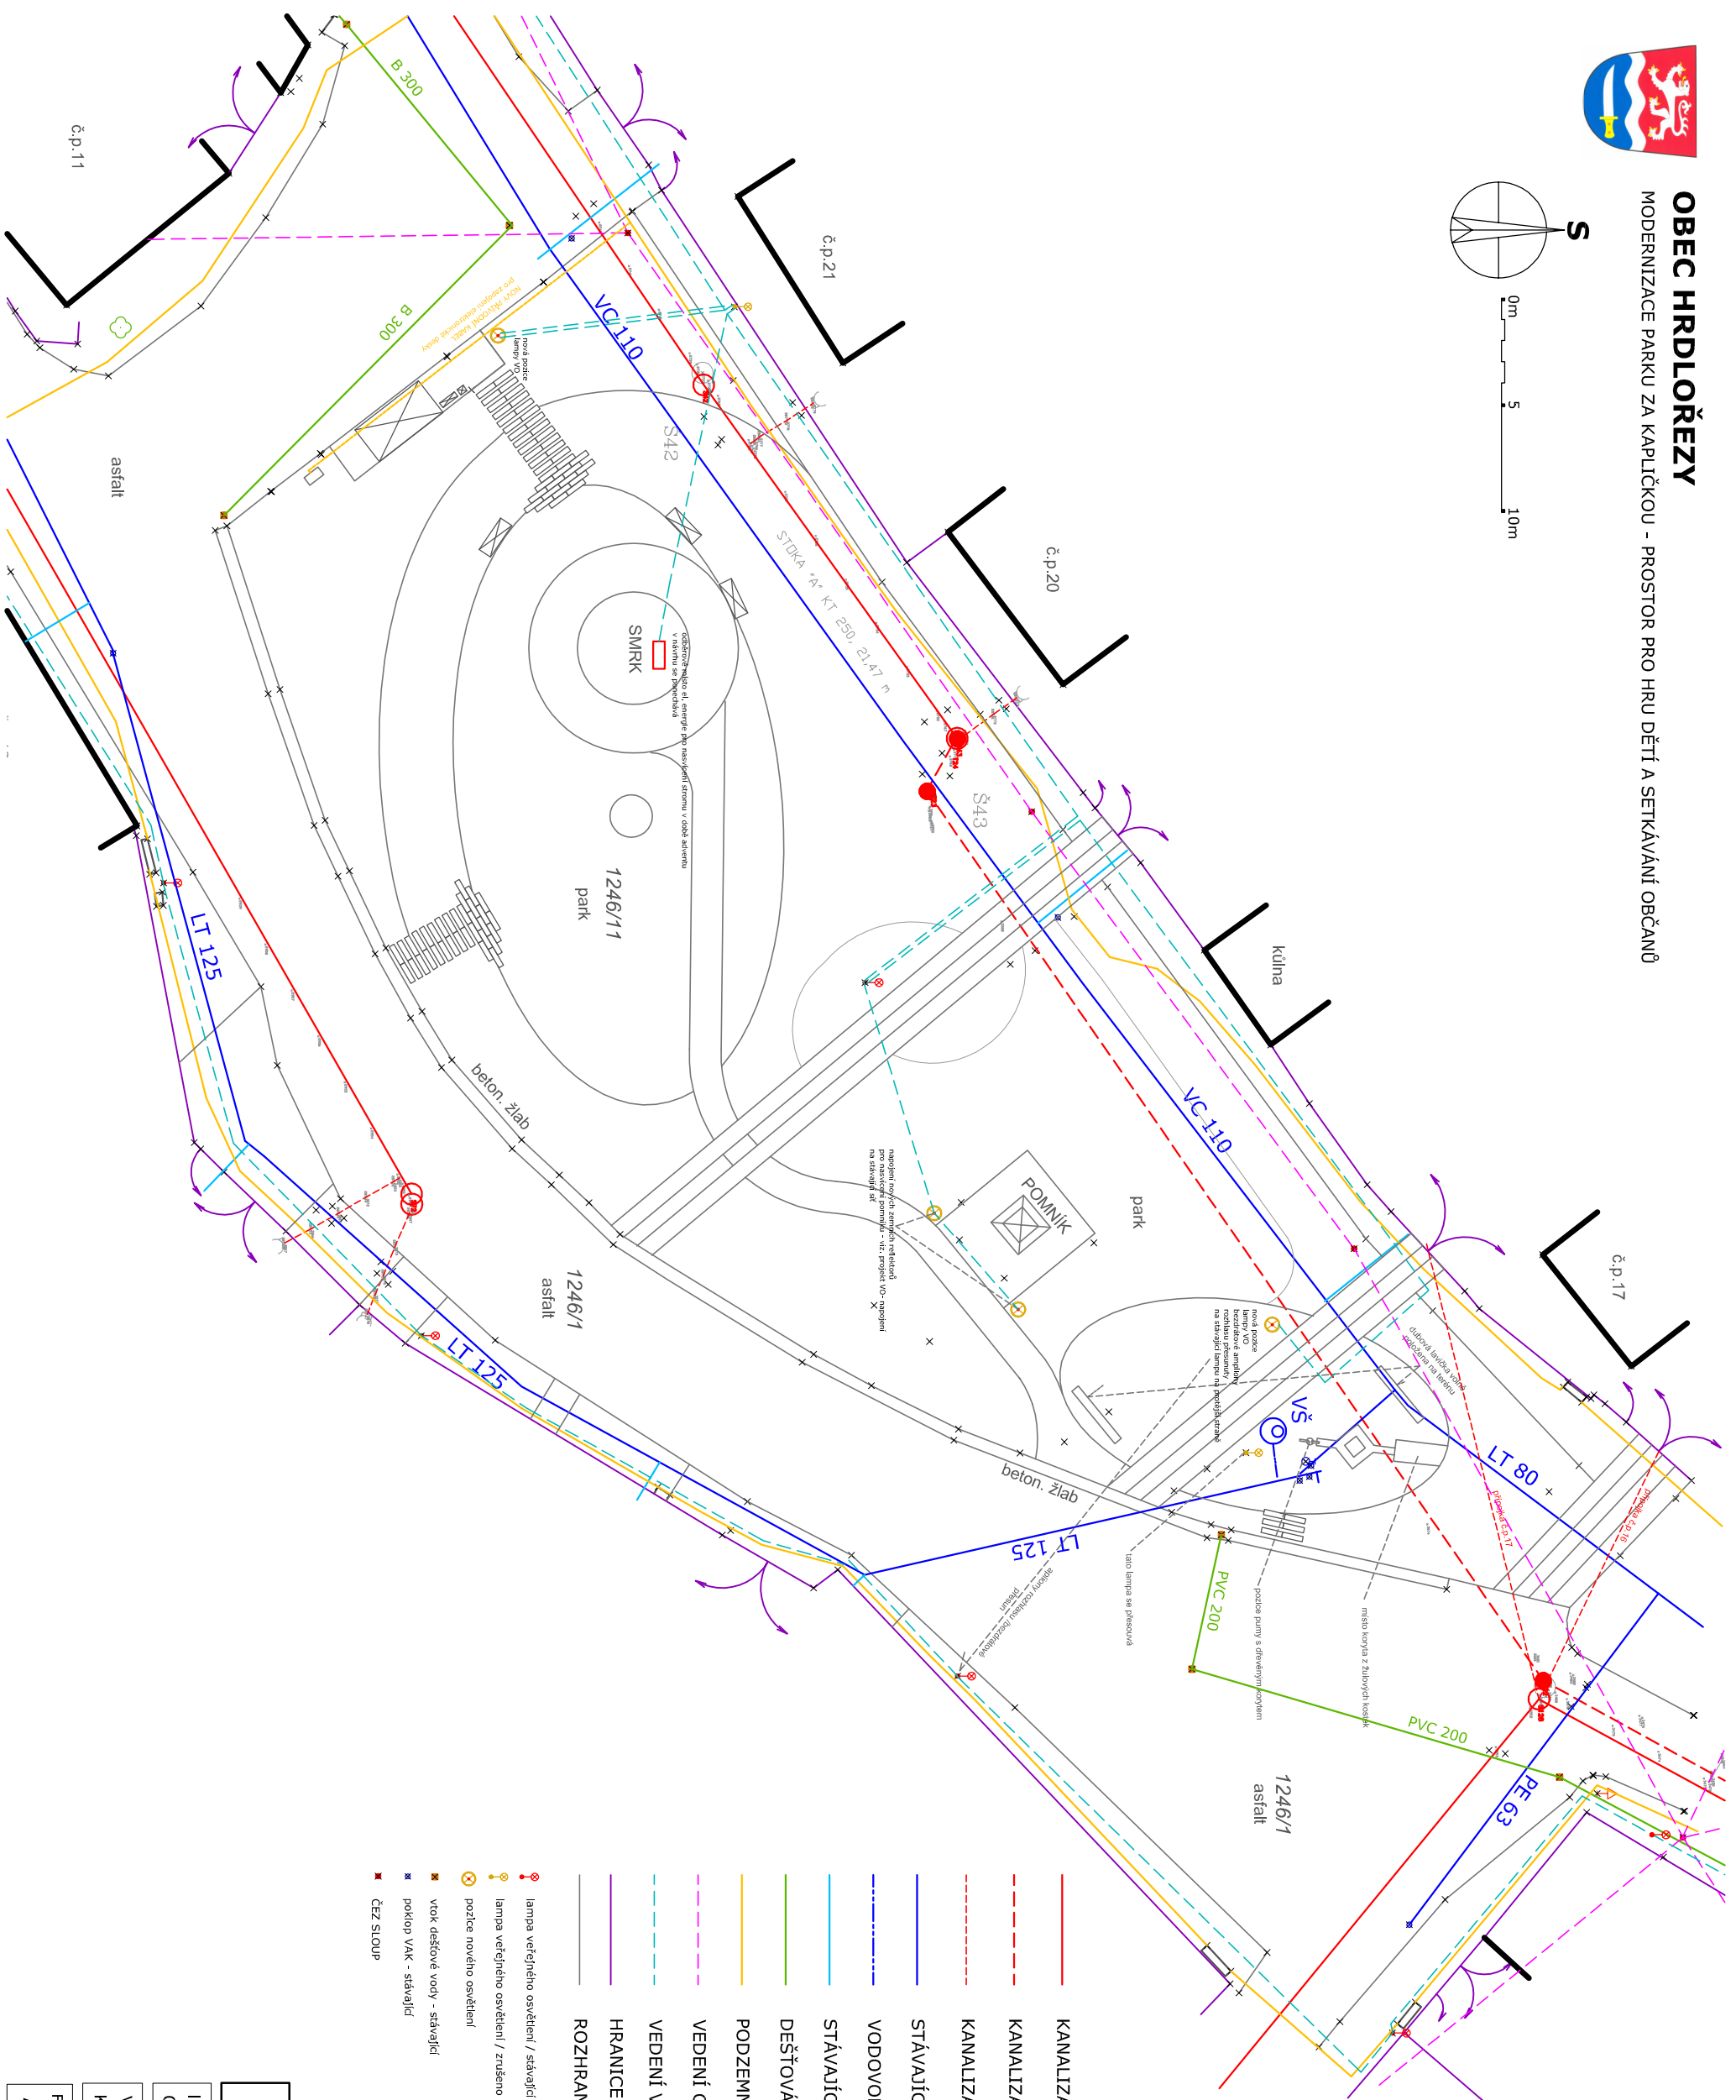

- KANALIZACE - GRAVITAČNÍ
- - - KANALIZACE - TLAKOVÁ
- - - KANALIZACE - přípojky k domům
- STÁVAJÍCÍ VODOVOD
- - - VODOVODNÍ PŘÍPOJKA PE SDR 11 D32
- - - STÁVAJÍCÍ VODOVODNÍ PŘÍPOJKY
- DEŠŤOVÁ KANALIZACE
- PODZEMNÍ VEDENÍ NN
- VEDENÍ CETIN nadzemní
- - - VEDENÍ VEŘEJNÉHO OSVĚTLENÍ
- - - HRANICE KN
- - - ROZHHRANÍ PLOCH
- lampa veřejného osvětlení / stávající
- lampa veřejného osvětlení / zrušeno
- ⊗ pozice nového osvětlení
- ⊗ vtok dešťové vody - stávající
- ⊗ poklop VAK - stávající
- ✦ ČEZ SLoup

MODERNIZACE PARKU ZA KAPLIČKOU

INVESTOR:
OBEC HRDLORĚZY U ML. BOLESLAVI

VÝKRES:
KOORDINAČNÍ SITUACE

FORMÁT:
A3

MĚŘÍTKO:
1:300

DATUM:
04/2021

Č. VÝKRESU
C.2